


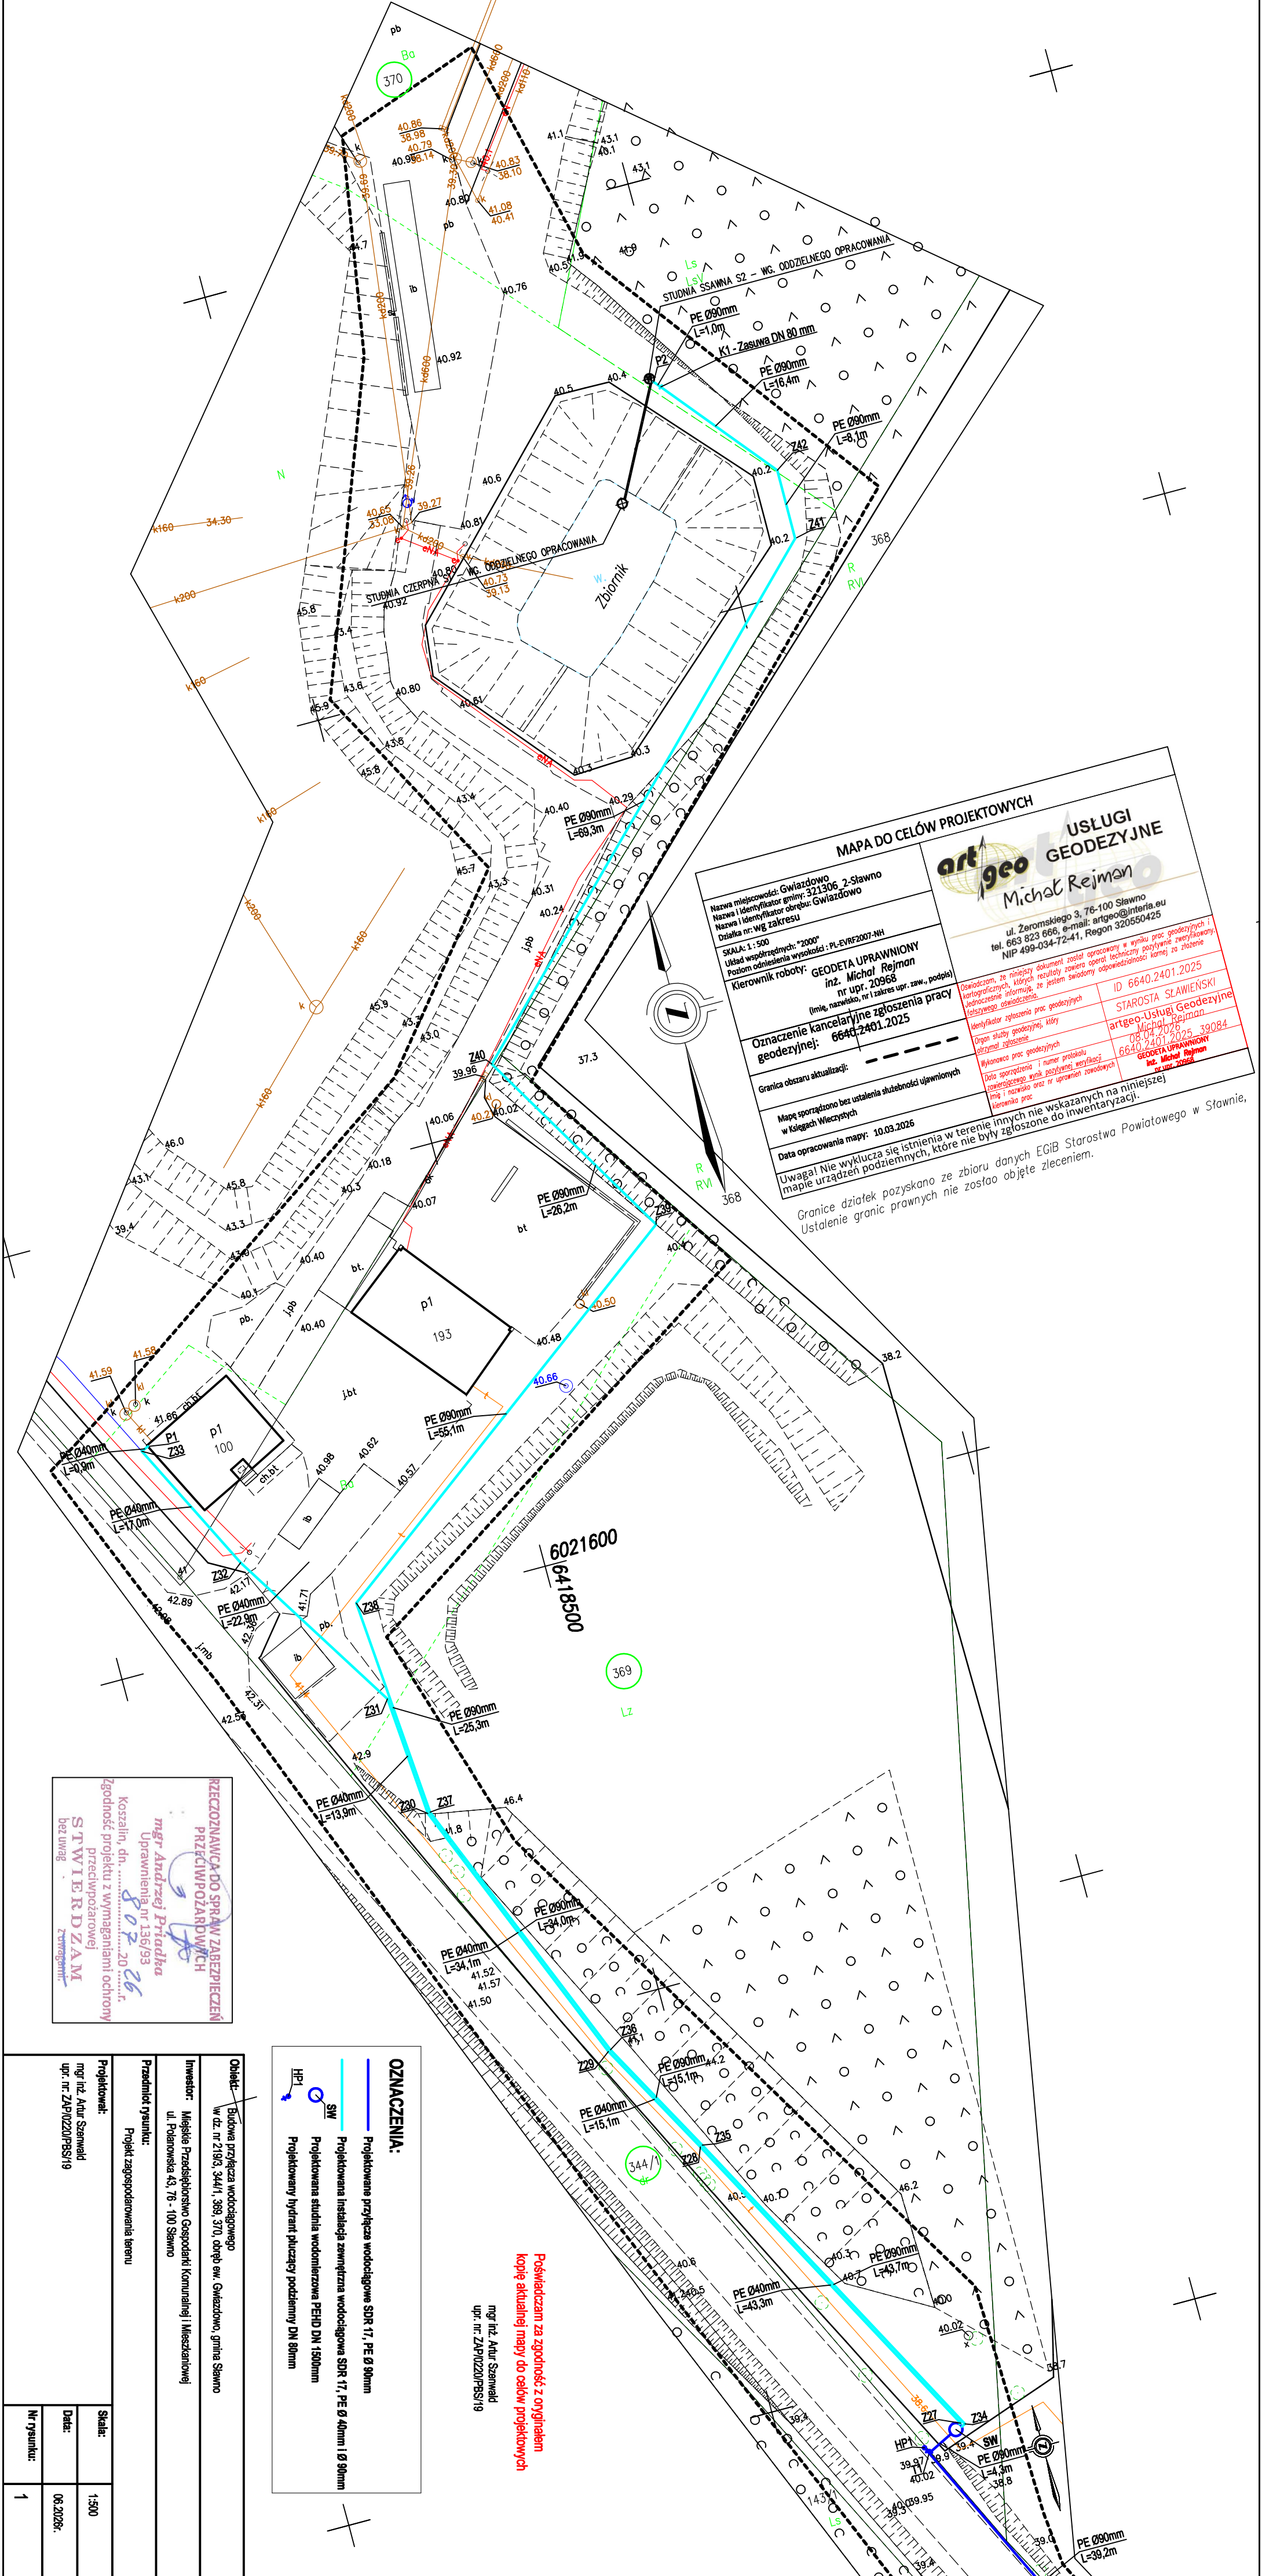

MAPA DO CELÓW PROJEKTOWYCH

Nazwa miejscowości: Gwiżdżowo

Nazwa i identyfikator gminy: 321306 2-Sławno

Nazwa i identyfikator obrotu: Gwiżdżowo

Działka nr: Wg zakresu

SKALA: 1: 500

Układ współrzędnych: "2000"

Poziom odniesienia wysokości: PL-EVRF2007-NH

Kierownik roboty: **GEODETA UPRAWNIONY**
inż. Michał Rejman
nr upr. 20968

(imię, nazwisko, nr i zakres upr. zaw., podpis)

Oznaczenie kancelaryjne zgłoszenia pracy
geodezyjnej: **6640-2401.2025**

Granica obszaru aktualizacji:

Mapę sporządzono bez ustalenia służebności ujawnionych
w księgach wieczystych

Data opracowania mapy: 10.03.2026

Uwaga! Nie wyklucza się istnienia w terenie innych nie wskazanych na niniejszej
mapie urządzeń podziemnych, które nie były zgłoszone do inwentaryzacji.

Granice działek pozyskano ze zbioru danych EGIB Starostwa Powiatowego w Sławnie,
Ustalenie granic prawnych nie zostało objęte zleceniem.

artgeo

**USŁUGI
GEODEZYJNE**

Michał Rejman

ul. Zeromskiego 3, 76-100 Sławno

tel. 663 823 666, e-mail: artgeo@interia.eu

NIP 499-034-72-41, Regon 320550425

Oświadczam, że niniejszy dokument został opracowany w wyniku prac geodezyjnych i
kartograficznych, których rezultaty zawiera operę techniczną pozytywnie zweryfikowaną.
Jednocześnie informuję, że jestem świadomy odpowiedzialności karnej za złożenie
fałszywego oświadczenia.

Identyfikator zgłoszenia prac geodezyjnych
(dotyczy zgłoszenia)

Wykonawca prac geodezyjnych
Data sporządzenia i numer protokołu
zawierającego wynik pozytywnej weryfikacji
imię i nazwisko oraz nr uprawnień zawodowych
Kierownika prac

ID 6640.2401.2025

STAROSTA SŁAWIEŃSKI

artgeo-Usługi Geodezyjne

Michał Rejman

08.04.2026

6640.2401.2025 39084

GEODETA UPRAWNIONY
inż. Michał Rejman
nr upr. 20968

REKROZNAWCA DO SPRAW ZABEZPIECZENIA PRZECIWPÓŻAROWYCH
mgr Andrzej Przystała
Uprawnienia nr 136/93
Koszalin, dn. 20.02.2026
Zgodność projektu z wymaganiami ochrony przeciwpożarowej
STWIERDZAM
bez uwag
Zawisłowski

Opis: Budowa przebiegu wodociągowego w dz. nr 219/3, 344/1, 368, 370, objęto ew. Gwiżdżowo, gmina Sławno	
Inwestor: Miejskie Przedsiębiorstwo Gospodarki Komunalnej i Mieszkaniowej ul. Polomska 43, 76-100 Sławno	
Przebieg rysunku: Projekt zagospodarowania terenu	
Projektant: mgr inż. Artur Szemajd upr. nr: ZAP/0220/PBS/19	
Skala: 1:500	Strona: 1
Data: 06.2026r.	Nr rysunku: 1

OZNACZENIA:

— Projektowane przyłącze wodociągowe SDR 17, PE Ø 90mm

— Projektowana instalacja zewnętrzna wodociągowa SDR 17, PE Ø 40mm i Ø 90mm

— Projektowana studnia wodociągowa PEHD DN 1500mm

— Projektowany hydrant płuczający podziemny DN 80mm

HP1

SW

Powstaje z zgodności z oryginałem
kopie aktualnej mapy do celów projektowych
mgr inż. Artur Szemajd
upr. nr: ZAP/0220/PBS/19